


**PLANTA BAIXA TERREO**  
A= 61,69m<sup>2</sup>  
Escala: 1:75

**Legenda**

- CE: Caixa de Inspeção Engate Simples
- CG: Caixa de Gôndola
- Chuveiro Residencial
- Janela 45
- Janela 60
- Janela simples
- Lavatório de Uso Geral
- Prato de Cozinha Residencial com Selo 100mm
- Ta 30
- Vidro Sanitário ø 200

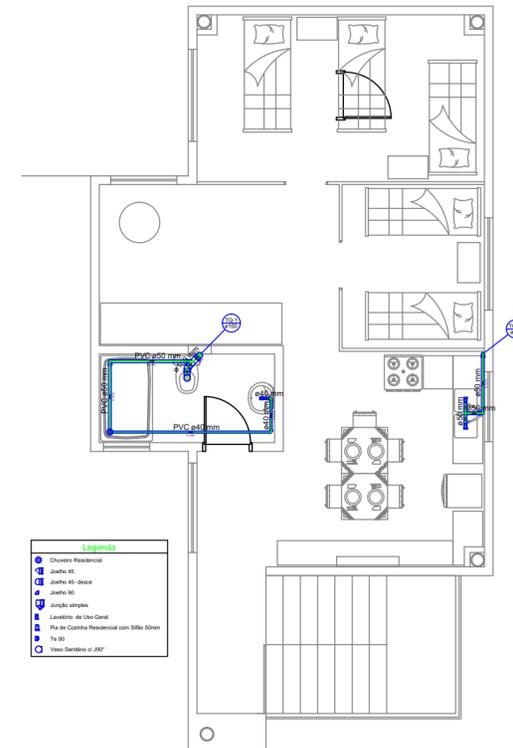

**PLANTA BAIXA SUPERIOR**  
A= 73,17m<sup>2</sup>  
Escala: 1:75

**Legenda**

- Chuveiro Residencial
- Janela 45
- Janela 60
- Janela simples
- Lavatório de Uso Geral
- Prato de Cozinha Residencial com Selo 100mm
- Ta 30
- Vidro Sanitário ø 200

**Tanque séptico**

Habituação	Número de contribuintes (U)	Contribuição diária de despejos (Litros/pessoa.dia)	Contribuição total (Litros/dia)
Alugamento residencial	5	80	400
Edifício público ou comercial	5	30	150
<b>Total</b>			<b>550</b>

Habituação	Contribuição diária de lodo fresco (Litros/pessoa.dia)	Contribuição total de lodo fresco (Litros/dia)
Alugamento residencial	1	5
Edifício público ou comercial	0,2	1,0
<b>Total</b>		<b>6,6</b>

**Dados Adicionais:**

Tempo de detenção de despejos (dias)	Intervalo entre limpezas (anos)	Temperatura média do mês mais frio (°C)	Taxa de acumulação de lodo (dias)
1	1	15	65

**Dimensões:**

Volume útil calculado (m <sup>3</sup> )	Volume útil efetivo (m <sup>3</sup> )	Forma do filtro	Largura (m)	Comprimento (m)	Profundidade útil (m)	Número de câmaras
2,223	2,4	Prismático	1	2	1,2	Câmara Única

**Filtro anaeróbio**


Habituação	Número de contribuintes (U)	Contribuição diária de despejos (Litros/pessoa.dia)	Contribuição total (Litros/dia)
Alugamento residencial	5	80	400
Edifício público ou comercial	5	30	150
<b>Total</b>			<b>550</b>

**Dados Adicionais:**  
Temperatura do mês mais frio: 15°C  
Tempo de detenção hidráulica: 1 dia

**Dimensões:**


Volume útil calculado (m <sup>3</sup> )	Volume útil efetivo (m <sup>3</sup> )	Forma do filtro	Largura (m)	Comprimento (m)	Altura total do leito (m)	Altura da tampa (m)	Altura da caixa (m)	Altura da calha (m)
1,28	1,323	Prismático	1,05	0,1645	1,2	0	0,3	0,05

**CAIXA DE INSPEÇÃO (60X60)**

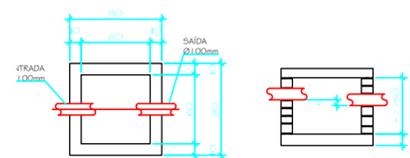


PLANTA BAIXA  
ESC. 1:25

CORTE  
ESC. 1:25

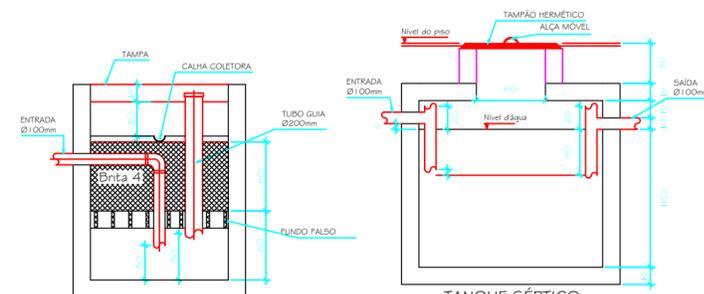

TANQUE SÉPTICO  
CORTE - ESC. 1:25

FILTRO ANAERÓBIO  
CORTE - ESC. 1:25

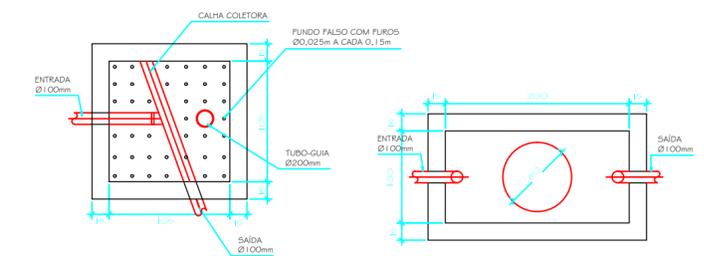

FILTRO ANAERÓBIO  
PLANTA BAIXA - ESC. 1:25

TANQUE SÉPTICO  
PLANTA BAIXA - ESC. 1:25

**ÁREAS:**


Obs:



**PROJETO CORPO DE BOMBEIROS  
MONTE CASTELO**

**PREFEITURA MUNICIPAL DE MONTE CASTELO**

**PROJETO SANITÁRIO**  
Planta Térreo/Planta Superior

**01**

INDICADAS jun/2017